

APA D/C PROJEKTOWYCH
 Projekt: ...
 Data: ...
 Skala: 1:500
 Data: 03.2013

Uwaga:
 Przed wykonaniem na niniejszym mapie terenach przeznaczonych do zabudowy należy wykonać w terenie prace pomiarowe, dla których brak było informacji branżowych i nie zostały odnotowane w niniejszym projekcie.

Przebieg linii
 Projekt: ...
 Data: ...
 Skala: 1:500
 Data: 03.2013

OBJAŚNIENIA

OBIEKTY ISTNIEJĄCE


LP	OBIEKT
1	KWATERA KW1 - ZAMKNIĘTA I REKULTYWOWANA
2	KWATERA KW2 - ZAMKNIĘTA I REKULTYWOWANA
3	BUDYNEK ADMINISTRACYJNO SOCJALNY
4	PUNKT ENERGETYCZNEGO WYKORZYSTANIA BIOGAZU
5	STUDNIA GŁĘBINOWA
6	BRODZIKA DEZYNFEKCYJNE - 2SZT.
7	ZBIORNIK ODCEJKOWY
8	PRZEPOMIOWNIA ODCEJKOWY
9	ZBIORNIK BEZODPŁYWOWY NA NIECZYSTOŚCI
10	GARAŻ DLA KOMPAKTORA (do przeniesienia lub rozbiórki)
11	ŁĄCZNIK WÓD ODCEJKOWYCH DLA CEŁÓW PPOŻ.
12	WAGA SAMOCHODOWA
13	BUDYNEK GOSPODARCZE

OBIEKTY ISTNIEJĄCE

OBIEKTY PROJEKTOWANE

LP	OBIEKT
20	KWATERA SKŁADOWANA ODPADÓW BALASTOWYCH - KWATERA KW3
21	ZBIORNIK RETENCYJNY ODCEJKOWY
22	POMIOWNIA ODCEJKOWY P01
23	POMIOWNIA ODCEJKOWY P02
24	GARAŻ DLA KOMPAKTORA

- 20 PROJEKTOWANA KWATERA SKŁADOWANA
 - 21 INNE OBIEKTY PROJEKTOWANE
 - PROJEKTOWANE DROGI Z PŁYT BETONOWYCH
 - PROJEKTOWANE DROGI TŁUCZNIOWE
 - PROJEKTOWANA ZIELEŃ IZOLACYJNA WYSOKA
 - PROJEKTOWANA ZIELEŃ NISKA
 - PROJEKTOWANE OGRÓDZENIE
 - P13 LOKALIZACJA WYKONANYCH PIEZOMETRÓW
- PROJEKTOWANE SIECI**
- SIEĆ DRENAŻY I KANALIZACJI GRAWITYCZNEJ ODCEJKÓW
 - SIEĆ KANALIZACJI TŁOCZNEJ ODCEJKÓW
 - SIEĆ KABLOWA NISKIEGO NAPIĘCIA
 - SIEĆ TELETECHNICZNA

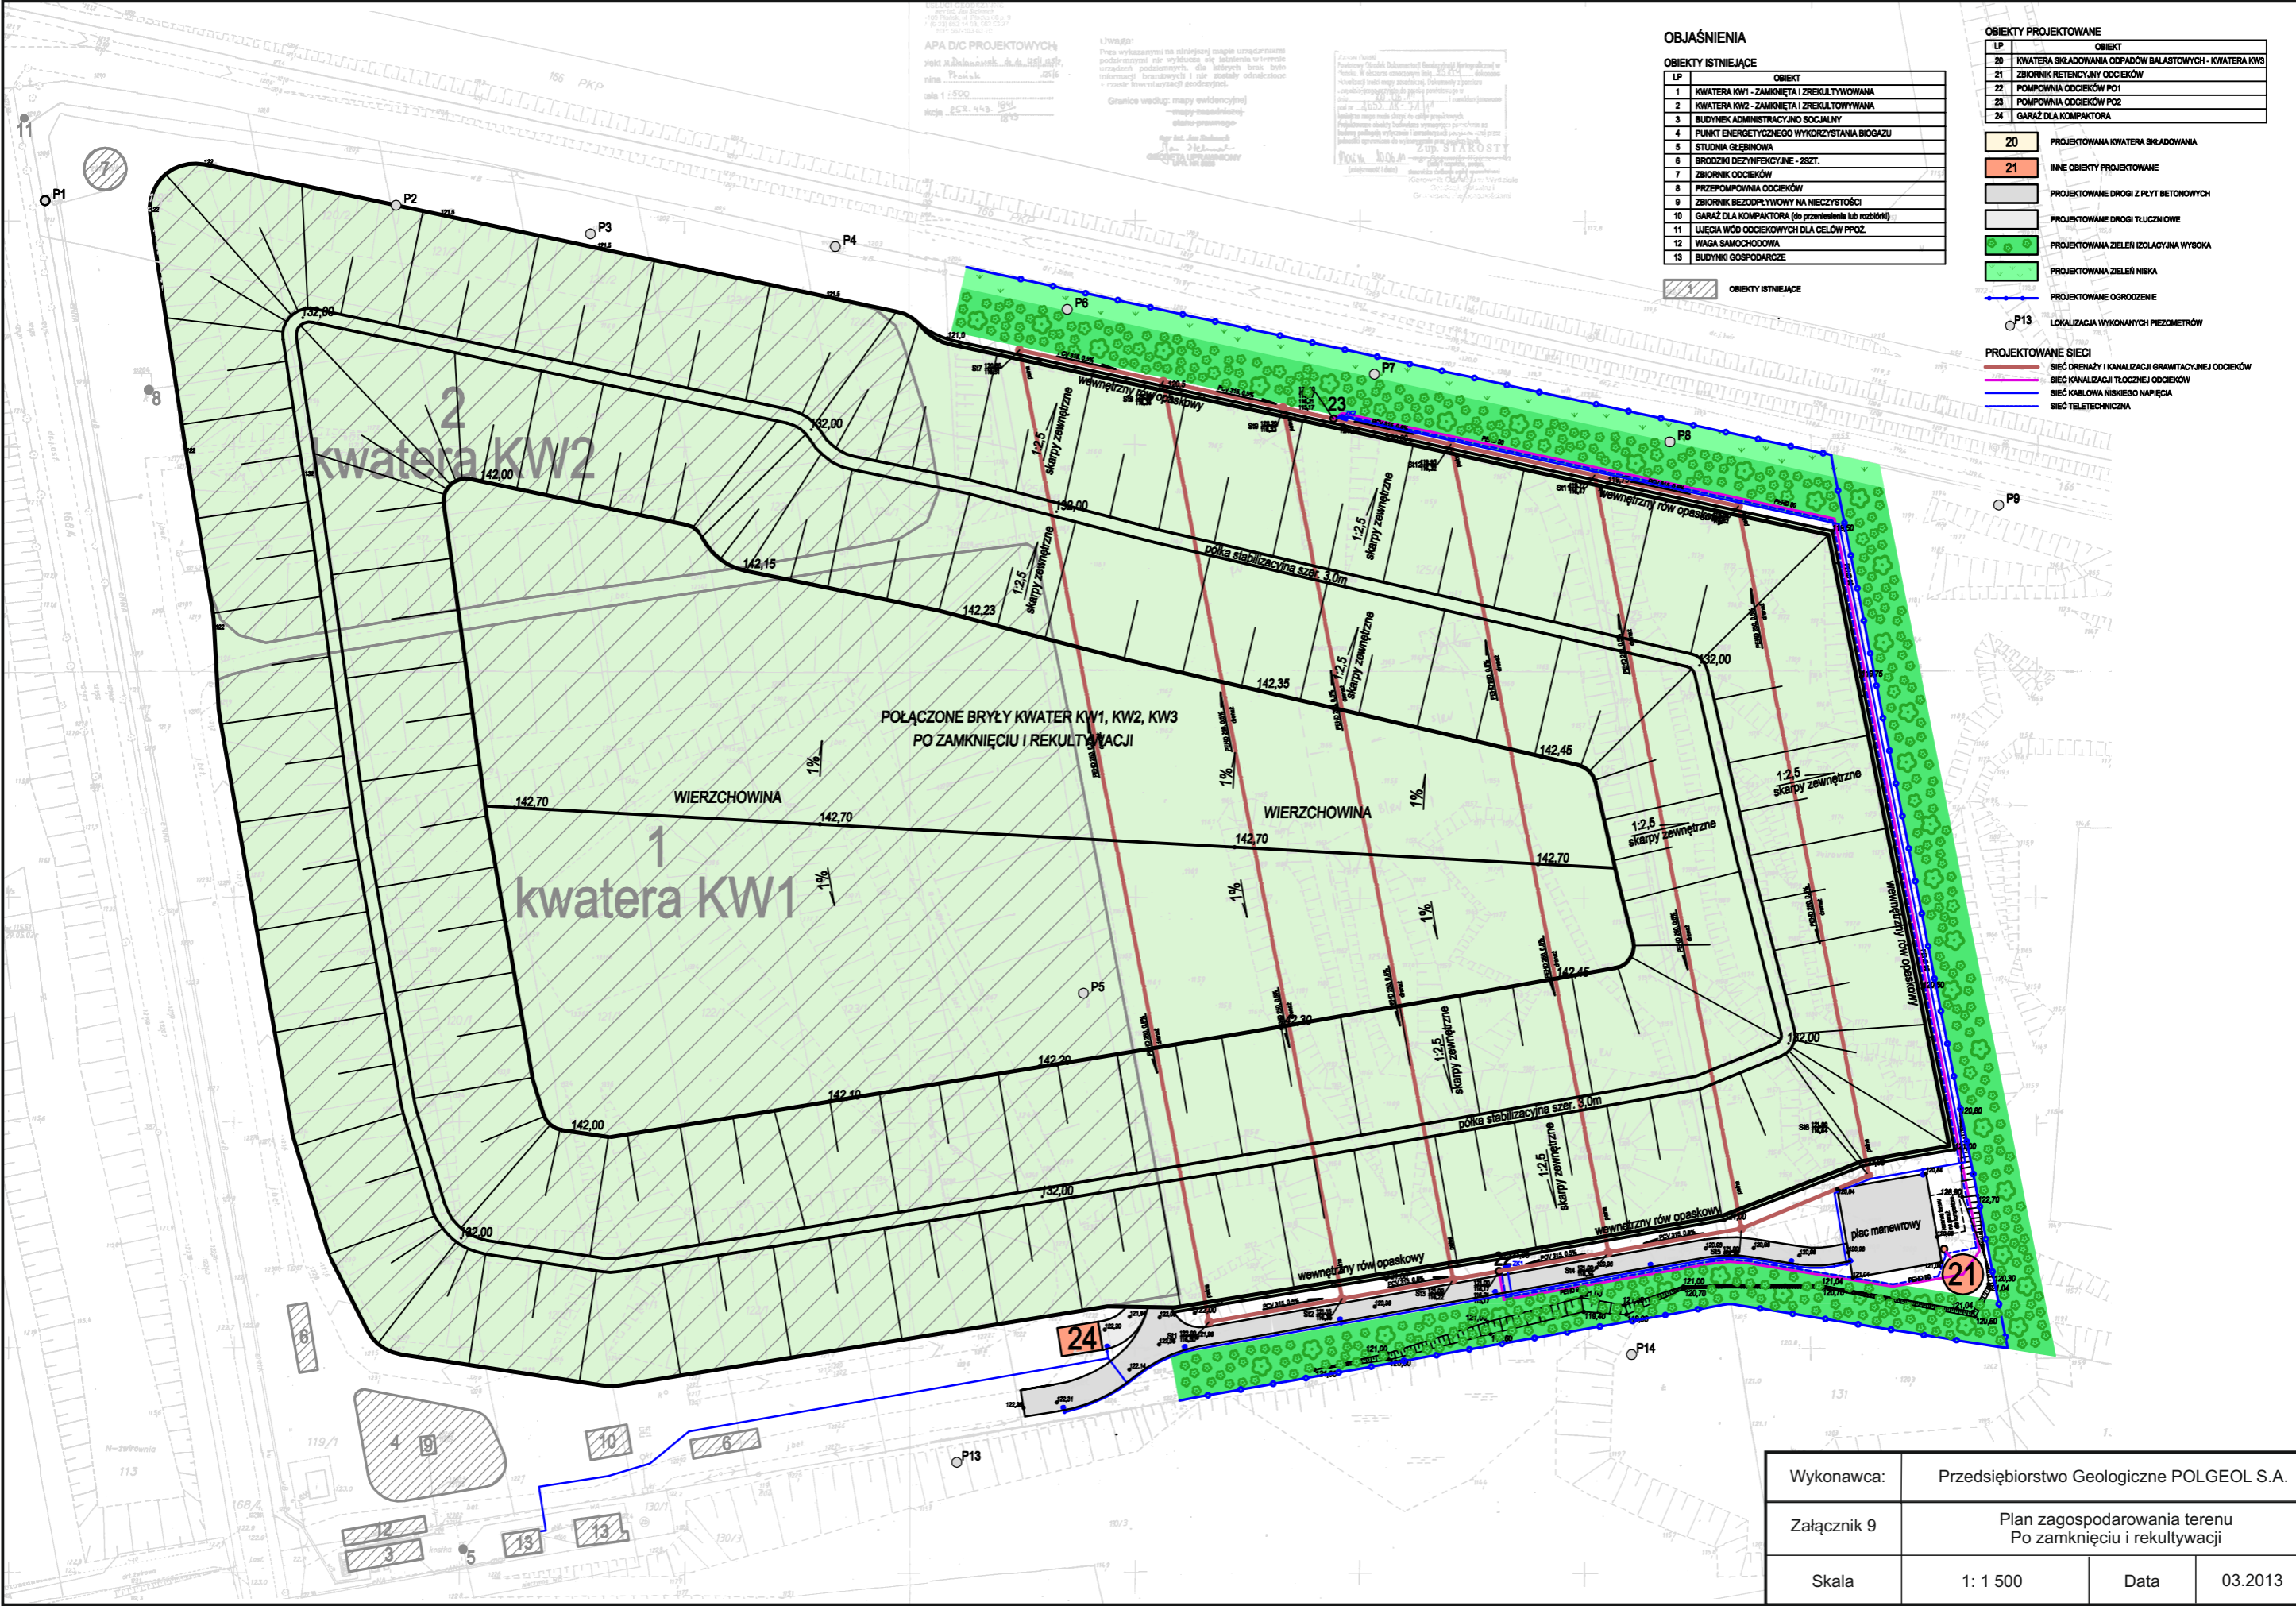

Wykonawca:	Przedsiębiorstwo Geologiczne POLGEOL S.A.
Załącznik 9	Plan zagospodarowania terenu Po zamknięciu i rekultywacji
Skala	1: 1 500
Data	03.2013